

西安市政设计研究院有限公司

XI'AN MUNICIPAL ENGINEERING DESIGN & RESEARCH INSTITUTE CO., LTD.

咸阳市热力公司利用热电联产热网新建及改建项目二期工程
中医学院家属楼换热站工程

配电系统图

项目负责
审核
专业负责


校核
设计
制图

阶段
专业
日期

施工图
电气
2023.02

工程编号
子项名称
图号

SZ2023012-11
E-05

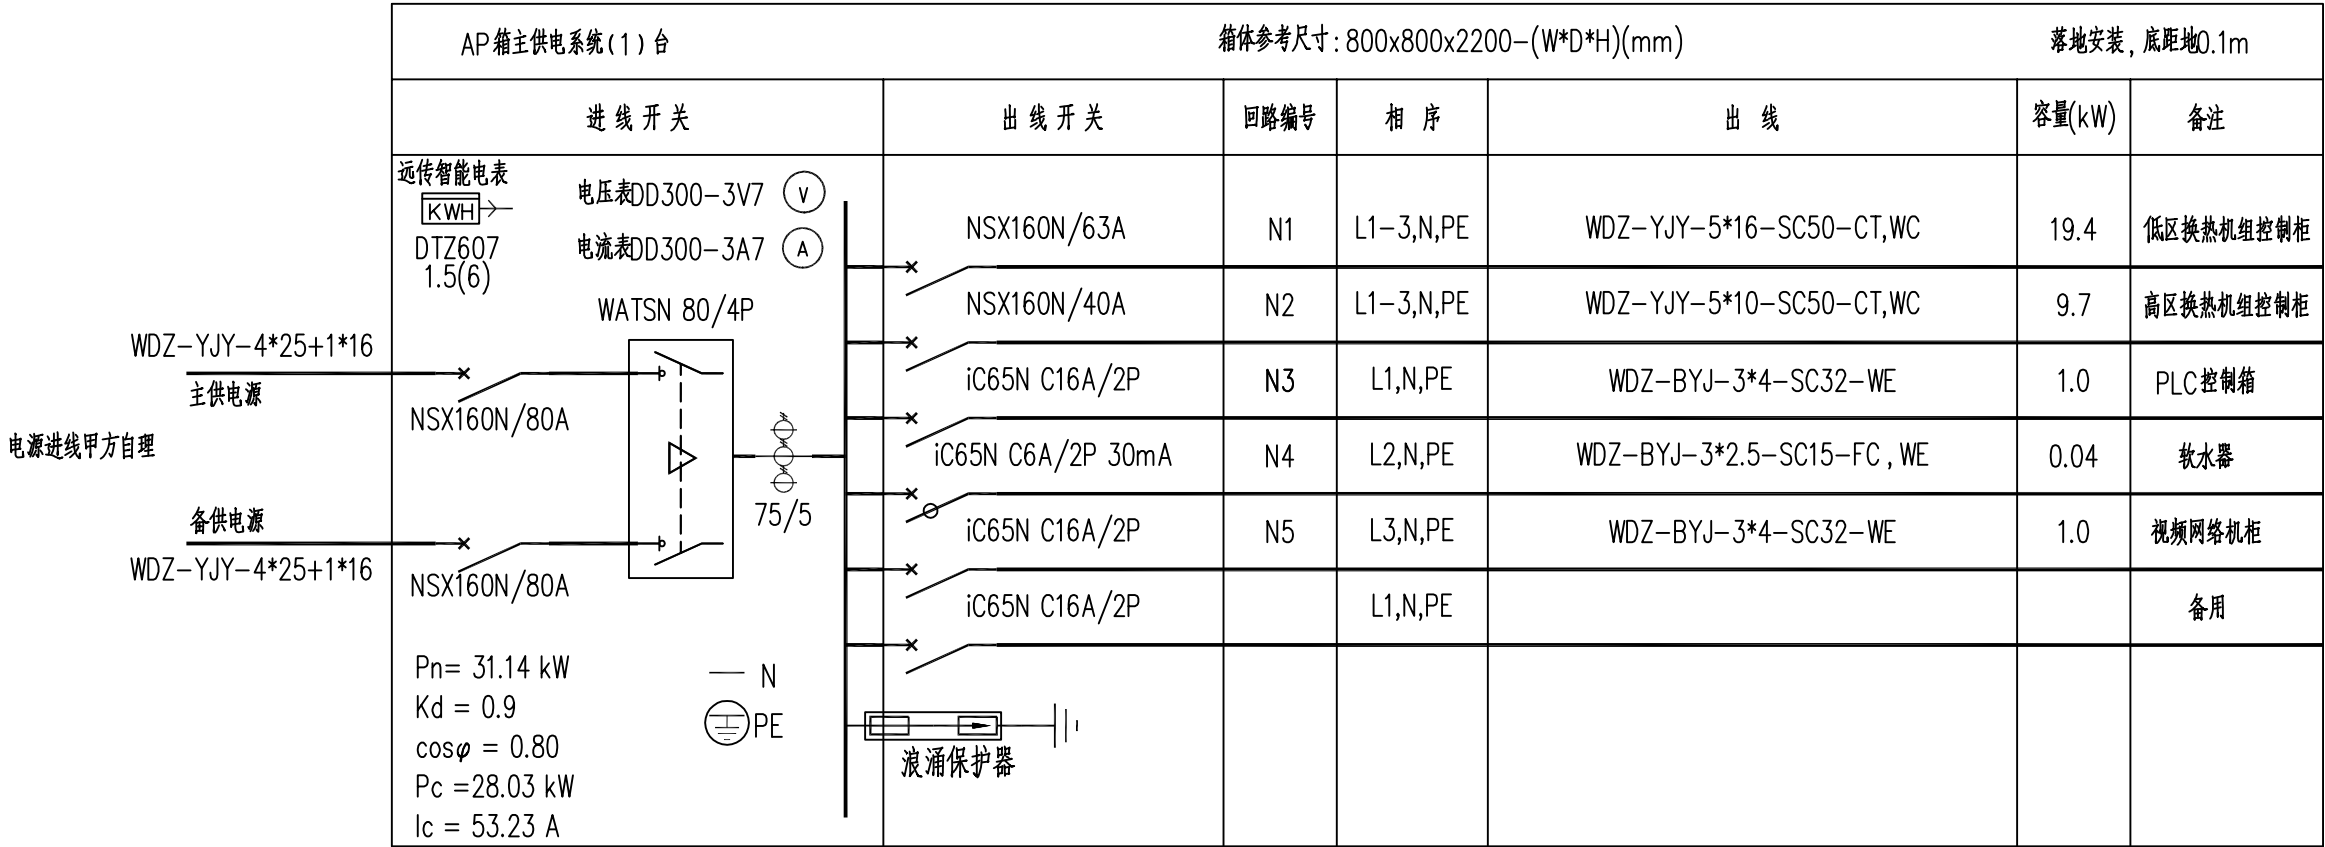

西安市政设计研究院有限公司

XI'AN MUNICIPAL ENGINEERING DESIGN & RESEARCH INSTITUTE CO., LTD.

咸阳市热力公司利用热电联产热网新建及改建项目二期工程
中医学院家属楼换热站工程

配电系统图

项目负责
审核
专业负责

校核
设计
制图

阶段
专业
日期

施工图
电气
2023.02

工程编号
子项名称
图号

SZ2023012-11

E-13